



Katalogansicht Typ 28

Bettenaufbereitung
EDV Ausstattung
Ebene 2:
KA.02.R069.0

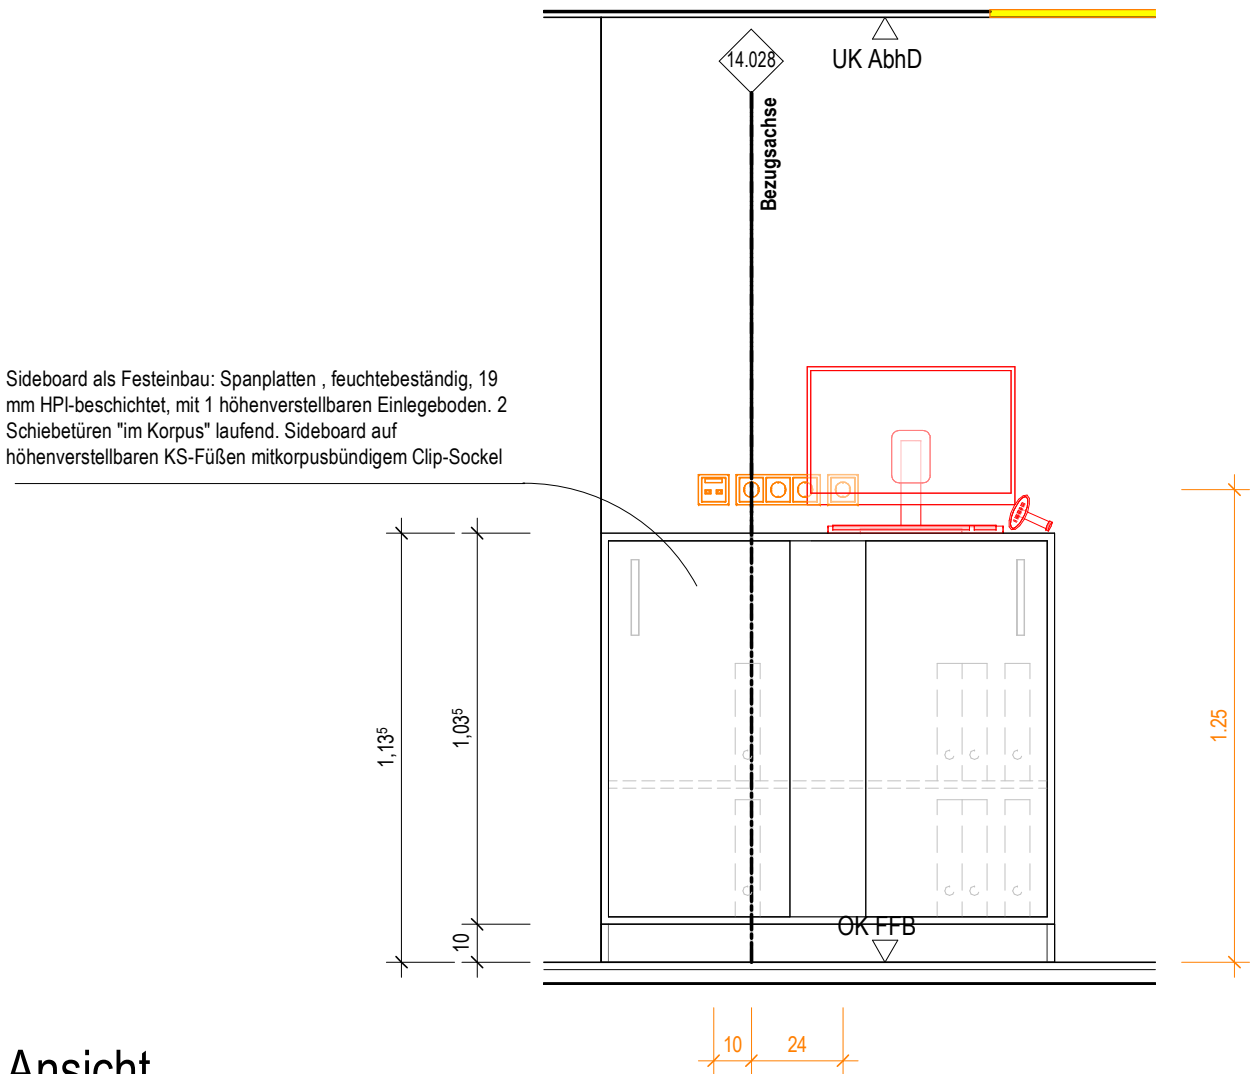

Ansicht
M. 1 : 20

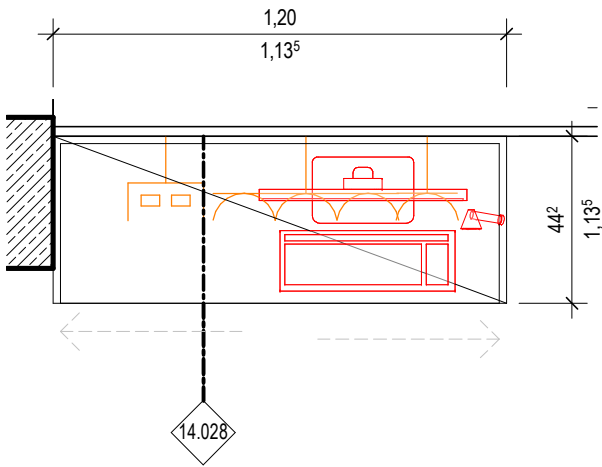

Grundrissausschnitt
M. 1 : 20

Ausstattung
ARC_Schreiner

Ausstattung
ARC_loses Mobiliar

ARC_Wandbelag

ARC_Wandverstärkung

Ausstattung Med.-Tech

Ausstattung Gastronomie

Ausstattung HLS

Ausstattung ELT

Ausstattung Rohrpost


Bezugsachse/Verweis Katalogblatt.
Bezugsachse im Raum ist in Ausführungsplan 1:50 vermaßt!

Symbolik Elektroplanung siehe Legendenplan Elektrotechnik: **ATGA-HGB-CD-LE-000-E_-5-XX**
Symbolik HLS siehe Legendenplan Haustechnik: **ATGA-HGB-CD-LE-000-SW-5-XX**

ALLE MASSE SIND VOR ORT VON DER AUSFÜHRENDEN FIRMA EIGENVERANTWORT-
LICH ZU PRÜFEN UND ABWEICHUNGEN SIND DER BAULEITUNG ANZUZEIGEN!
EINGETRAGENE HÖHENMASSEN BEZIEHEN SICH GRUNDSÄTZLICH AUF OKFFB!

Index	Datum	Gez.	Änderungen

Plannummer: HhAA-HGB-CD-14-028-AH-5-00			Status:	
Planinhalt: Schreinerplan Bettenaufbereitung EDV Ausstattung Katalogblatt 14.028			Index: 00	Indexdatum: --
Drees & Sommer SE		DSBM-HGB-MM-HL-000	Cloud 04.05.2026	
Mayer-Vorfelder und Dinkelacker GmbH und Co. KG		MVUD-HGB-MM-UE-000	Cloud 01.05.2026	
HT Hospitaltechnik Planungsgesellschaft mbH		HTPG-HGB-MM-HT-000	Cloud 30.04.2026	
faktorgrün Landschaftsarchitekten		FGLA-HGB-MM-UE-000	Cloud 02.02.2021	
ibb Burrer & Deuring Ingenieurbüro GmbH		ATGA-HGB-MM-EL-011	Cloud 04.05.2026	
INGENIEURGRUPPE WALTER + PARTNER GBR		IBWP-HGB-MM-GA-000	Cloud 05.11.2024	
Ramboll Deutschland GmbH		ATGA-HGB-MM-AU-000	Cloud 30.05.2023	
		ATGA-UEB-MM-RP-000	Cloud 27.02.2026	

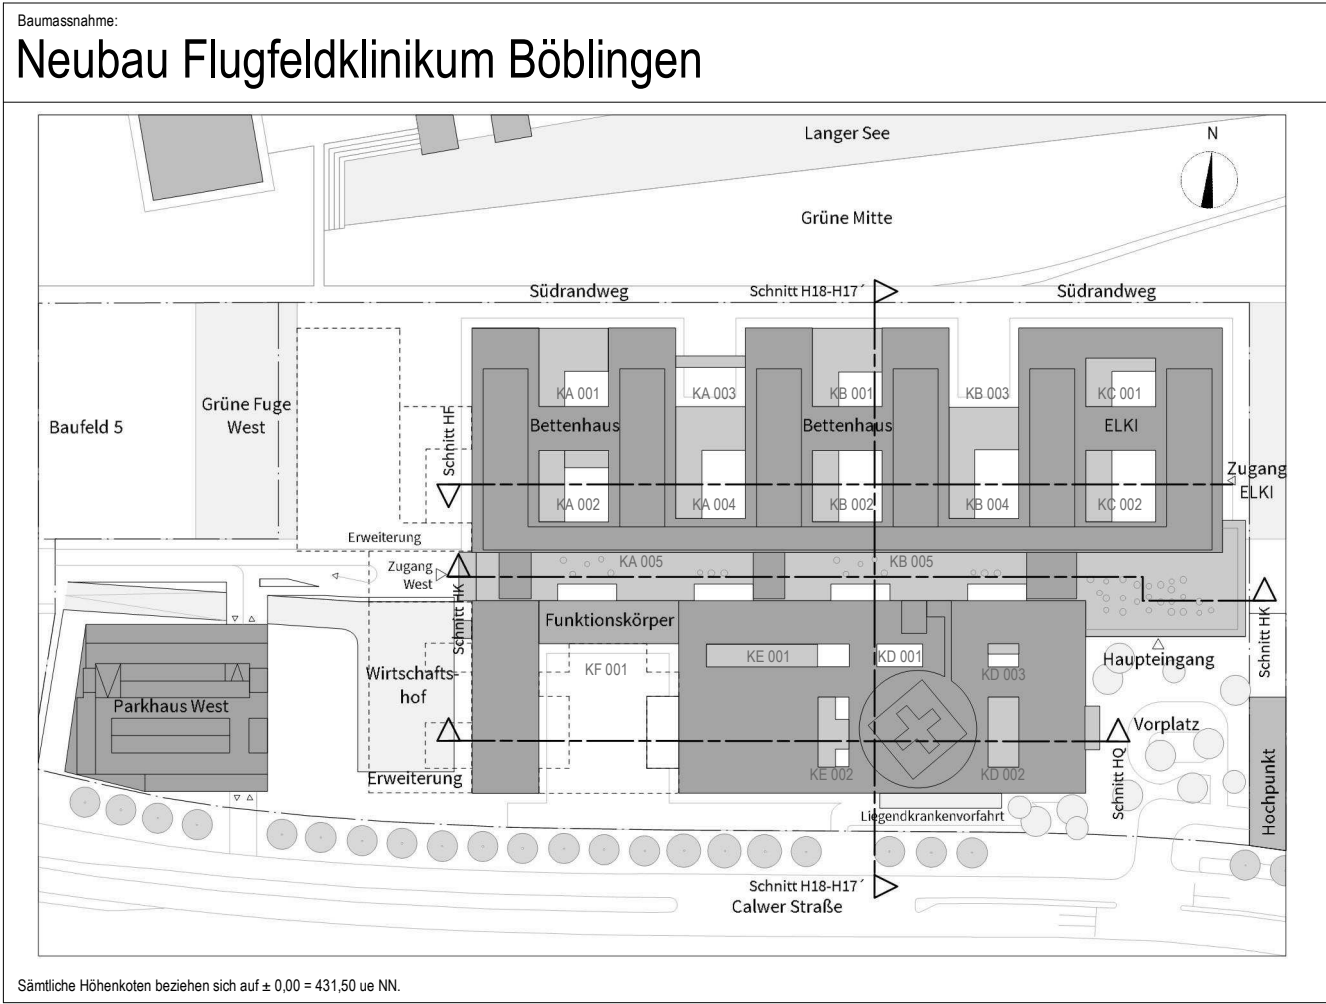

Bauherr
Klinikverbund Südwest gGmbH
Elly-Beinhorn-Straße 29 | 71034 Böblingen

Architekt:
HDR | h4a
Immermannstr. 43 | 40210 Düsseldorf | ffk@h4a-architekten.de | ffk-boeblingen@telluride-architektur.de

HDR | h4a

Fachplaner:

Planinhalt:
Schreinerplan
Bettenaufbereitung EDV Ausstattung
Katalogblatt 14.028

Projekt-Nr.	Leistungsphase:	Planerstellung: 23.04.2026	Datum Modellupload:	
0533.01	Leistungsphase 5	Maßstab: 1:20	Gefertigt: sh	Gepüft: SAJ

DIN A2 (594x420mm)